




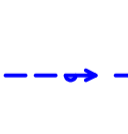
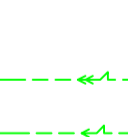





 

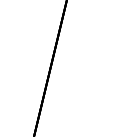





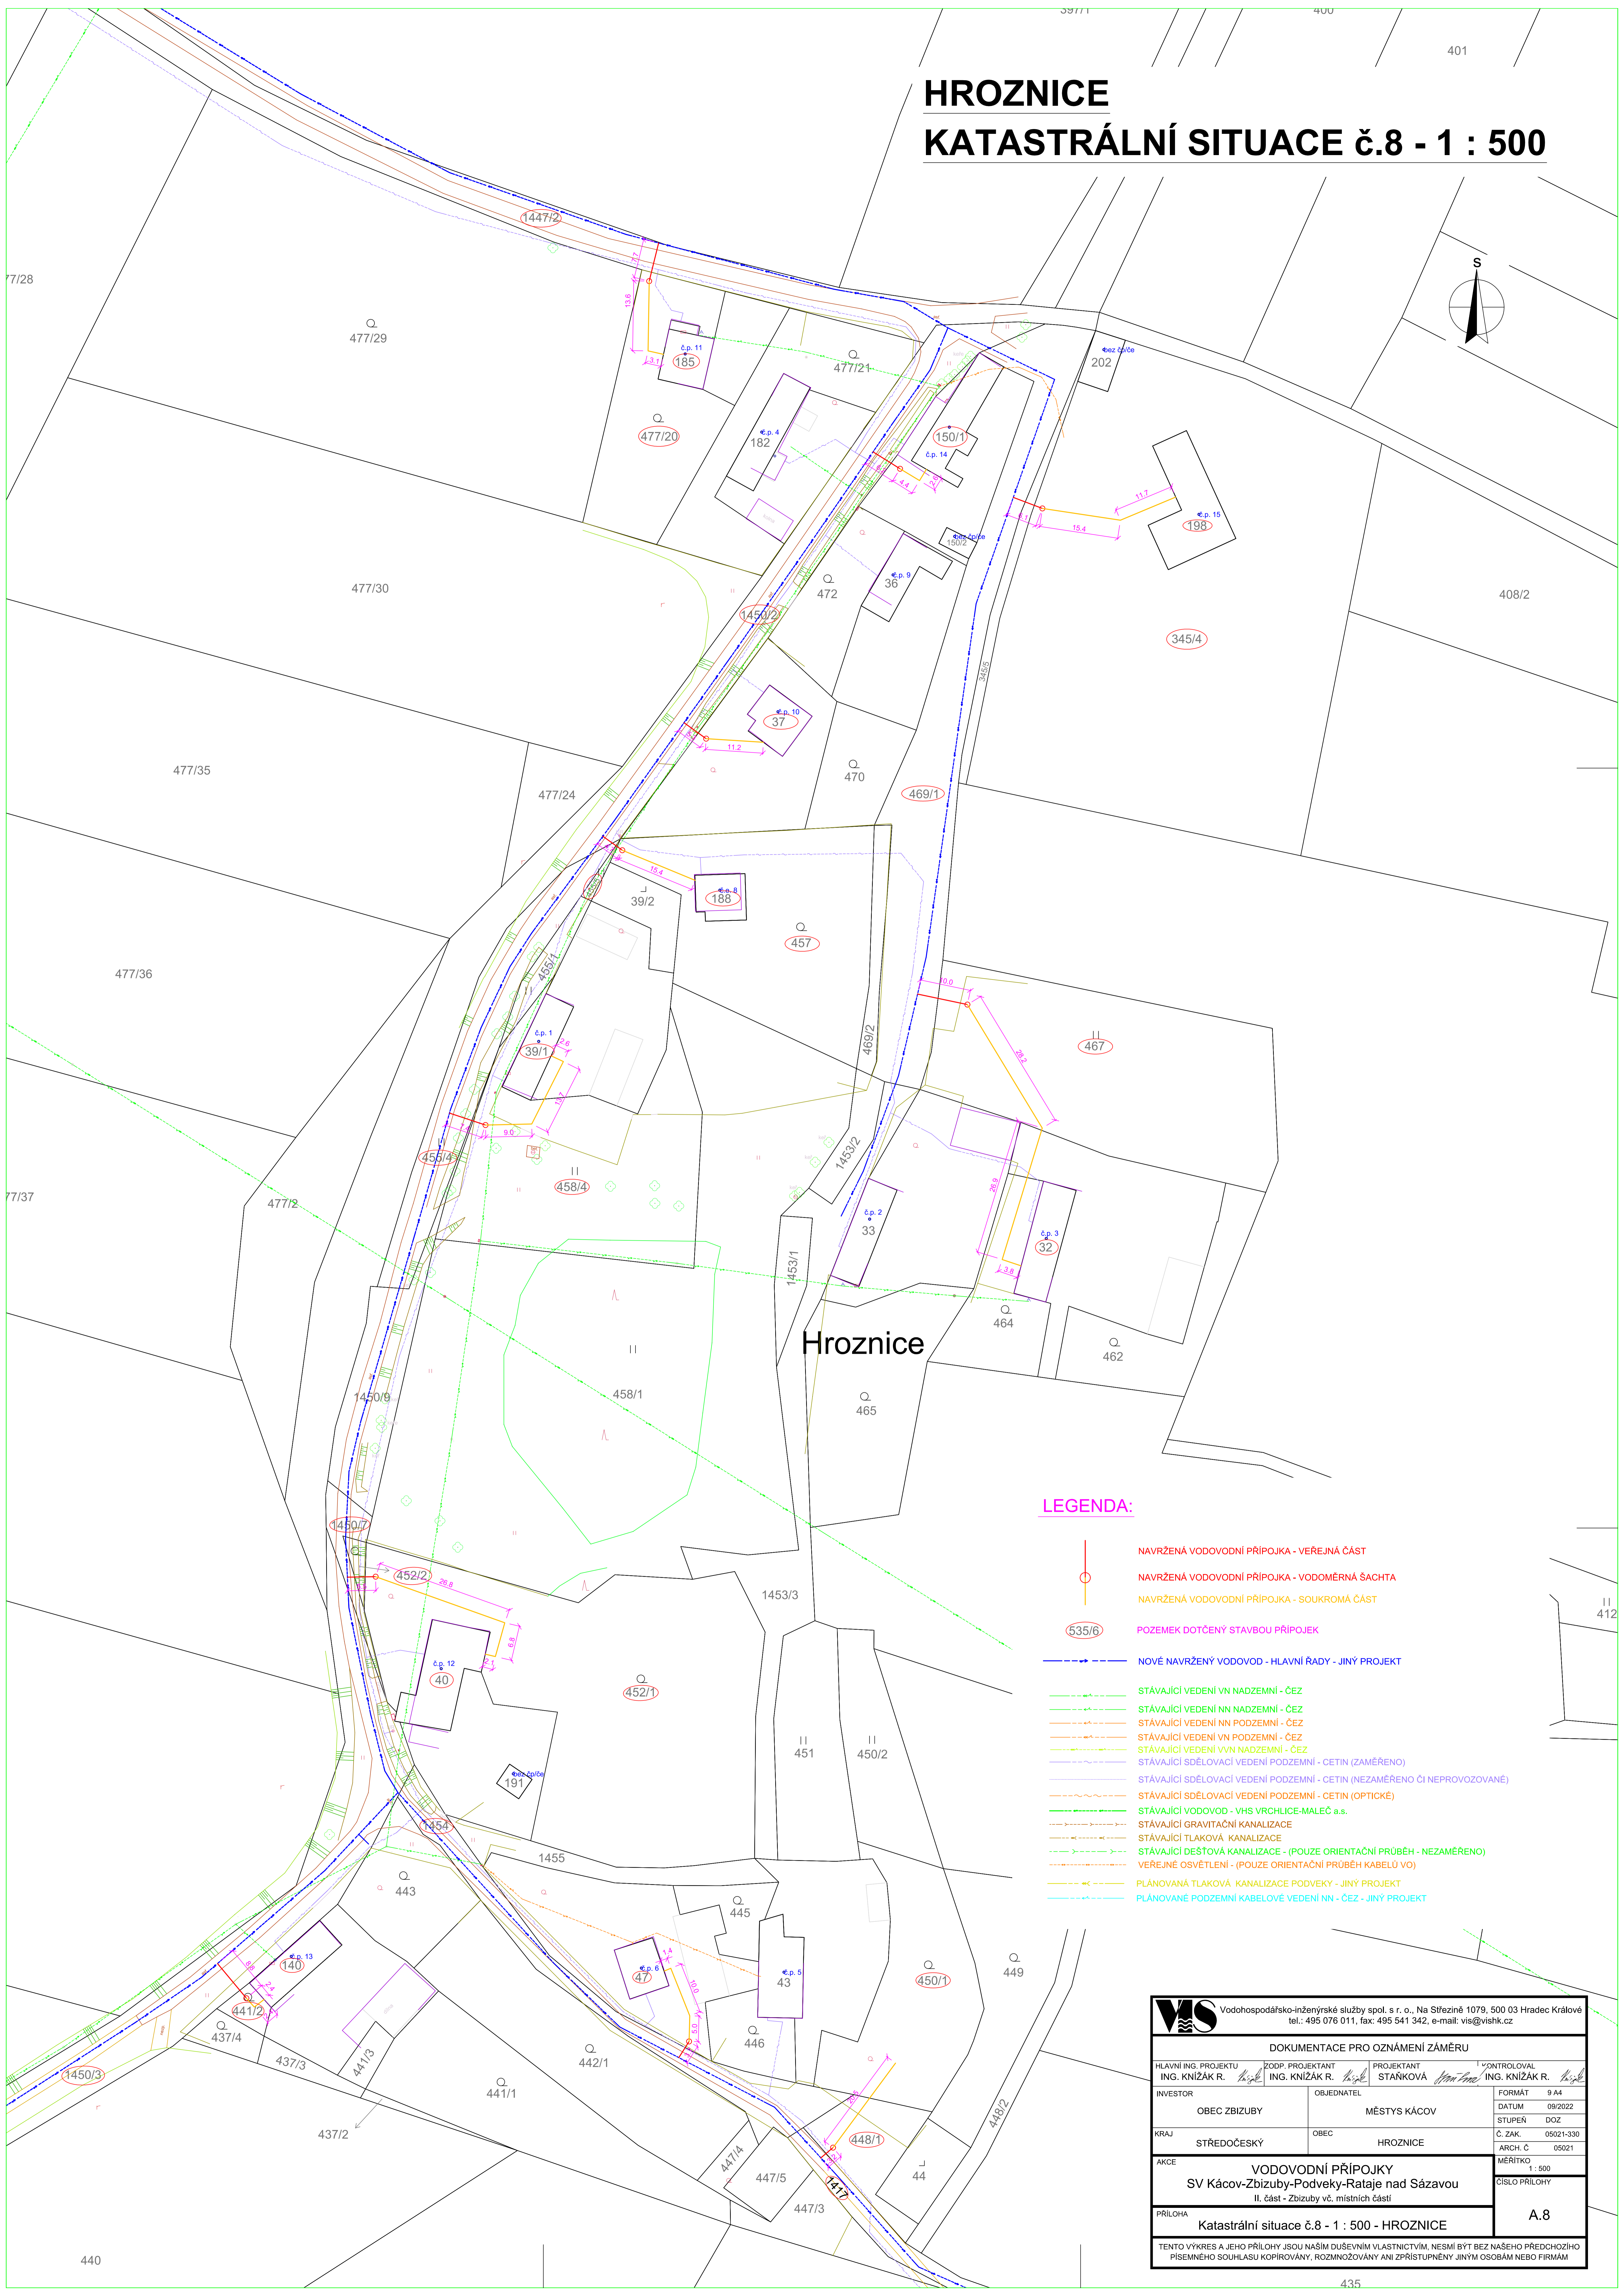

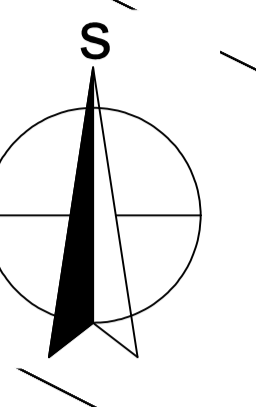

HROZNICE KATASTRÁLNÍ SITUACE č.8 - 1 : 500

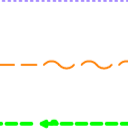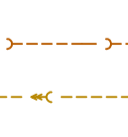

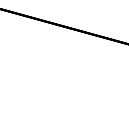Hroznice

LEGENDA:

-  NAVRŽENÁ VODOVODNÍ PŘÍPOJKA - VEŘEJNÁ ČÁST
-  NAVRŽENÁ VODOVODNÍ PŘÍPOJKA - VODOMĚRNÁ ŠACHTA
-  NAVRŽENÁ VODOVODNÍ PŘÍPOJKA - SOUKROMÁ ČÁST
-  POZEMEK DOTČENÝ STAVBOU PŘÍPOJEK
-  NOVÉ NAVRŽENÉ VODOVOD - HLAVNÍ ŘADY - JINÝ PROJEKT
-  STÁVAJÍCÍ VEDENÍ VN NADZEMNÍ - ČEZ
-  STÁVAJÍCÍ VEDENÍ NN NADZEMNÍ - ČEZ
-  STÁVAJÍCÍ VEDENÍ NN PODZEMNÍ - ČEZ
-  STÁVAJÍCÍ VEDENÍ VN PODZEMNÍ - ČEZ
-  STÁVAJÍCÍ VEDENÍ VVN NADZEMNÍ - ČEZ
-  STÁVAJÍCÍ SDĚLOVACÍ VEDENÍ PODZEMNÍ - CETIN (ZAMĚŘENO)
-  STÁVAJÍCÍ SDĚLOVACÍ VEDENÍ PODZEMNÍ - CETIN (NEZAMĚŘENO ČI NEPROVOZOVANÉ)
-  STÁVAJÍCÍ SDĚLOVACÍ VEDENÍ PODZEMNÍ - CETIN (OPTICKÉ)
-  STÁVAJÍCÍ VODOVOD - VHS VRCHLICE-MALEČ a.s.
-  STÁVAJÍCÍ GRAVITAČNÍ KANALIZACE
-  STÁVAJÍCÍ TLAKOVÁ KANALIZACE
-  STÁVAJÍCÍ DEŠŤOVÁ KANALIZACE - (POUZE ORIENTAČNÍ PRŮBĚH - NEZAMĚŘENO)
-  VEŘEJNÉ OSVĚTLENÍ - (POUZE ORIENTAČNÍ PRŮBĚH KABELŮ VO)
-  PLÁNOVANÁ TLAKOVÁ KANALIZACE PODVEKY - JINÝ PROJEKT
-  PLÁNOVANÉ PODZEMNÍ KABELOVÉ VEDENÍ NN - ČEZ - JINÝ PROJEKT

MS Vodohospodářsko-inženýrské služby spol. s r. o., Na Střížině 1079, 500 03 Hradec Králové tel.: 495 076 011, fax: 495 541 342, e-mail: vis@vishk.cz			
DOKUMENTACE PRO OZNÁMENÍ ZÁMĚRU			
HLAVNÍ ING. PROJEKTU ING. KNÍŽÁK R.	ZODP. PROJEKTANT ING. KNÍŽÁK R.	PROJEKTANT STÁNKOVÁ	OVĚŘOVATEL ING. KNÍŽÁK R.
INVESTOR OBEC ZBIZUBY	OBJEDNATEL MĚSTYS KÁCOV	FORMÁT 9 A4	DATUM 09/2022
KRAJ STŘEDOČESKÝ	OBEC HROZNICE	Č. ZAK. 05021-330	ARCH. C 05021
AKCE VODOVODNÍ PŘÍPOJKY SV Kácov-Zbizuby-Podveky-Rataje nad Sázavou II. část - Zbizuby vč. místních částí	MĚŘÍTKO 1 : 500	ČÍSLO PŘÍLOHY A.8	
PŘÍLOHA Katastrální situace č.8 - 1 : 500 - HROZNICE			
TENTO VÝKRES A JEHO PŘÍLOHY JSOU NAŠIM DŮŠEVNÍM VLASTNICTVÍM. NESMÍ BYT BEZ NAŠEHO PŘEDCHOZÍHO PÍSEMNÉHO SOUHLASU KOPÍROVÁNY, ROZMNOŽOVÁNY ANI ZPŘÍSTUPNĚNY JINÝM OSOBAM NEBO FIRMÁM			