



# VLKOVÁ KATASTRÁLNÍ SITUACE č.9 - 1 : 500

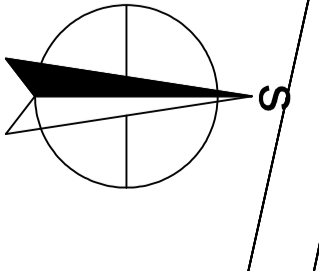

### LEGENDA:

- NAVRŽENÁ VODOVODNÍ PŘÍPOJKA - VEŘEJNÁ ČÁST
- NAVRŽENÁ VODOVODNÍ PŘÍPOJKA - VODOMĚRNÁ SÁCHTA
- NAVRŽENÁ VODOVODNÍ PŘÍPOJKA - SOUKROMÁ ČÁST
- POZEMEK DOTČENÝ STAVBOU PŘÍPOJEK
- NOVE NAVRŽENÝ VODOVOD - HLAVNÍ RÁDY - JINÝ PROJEKT
- STAVAJÍCÍ VEBENÍ VYKAZOVANÍ - ČEZ
- STAVAJÍCÍ VEBENÍ NN NADEZENÍ - ČEZ
- STAVAJÍCÍ VEBENÍ NN PODZEMNÍ - ČEZ
- STAVAJÍCÍ VEBENÍ VYKAZOVANÍ - ČEZ
- STAVAJÍCÍ VEBENÍ VVN NADEZENÍ - ČEZ
- STAVAJÍCÍ SBEHLAVO VEBENÍ PODZEMNÍ - CETNÍ (ZAMĚŘENO)
- STAVAJÍCÍ SBEHLAVO VEBENÍ PODZEMNÍ - CETNÍ (NEZAMĚŘENO U NEPROVOZOVANÉ)
- STAVAJÍCÍ GRANITICKÁ KANALIZACE
- STAVAJÍCÍ VODOVOD - VHS VYKAZOVANÉ
- STAVAJÍCÍ TRUKOVÁ KANALIZACE - PROJEZD ORIENTAČNÍ PRŮBĚH - NEZAMĚŘENO
- STAVAJÍCÍ TRUKOVÁ KANALIZACE - PROJEZD ORIENTAČNÍ PRŮBĚH KABLU VO
- VEŘEJNÉ OSVĚTLENÍ - PROJEZD ORIENTAČNÍ PRŮBĚH KABLU VO
- PLYNOVÁ TLAKOVÁ KANALIZACE PODVEKÝ - JINÝ PROJEKT
- PLYNOVÁNE PODZEMNÍ KABELOVÉ VEBENÍ NN - ČEZ - JINÝ PROJEKT

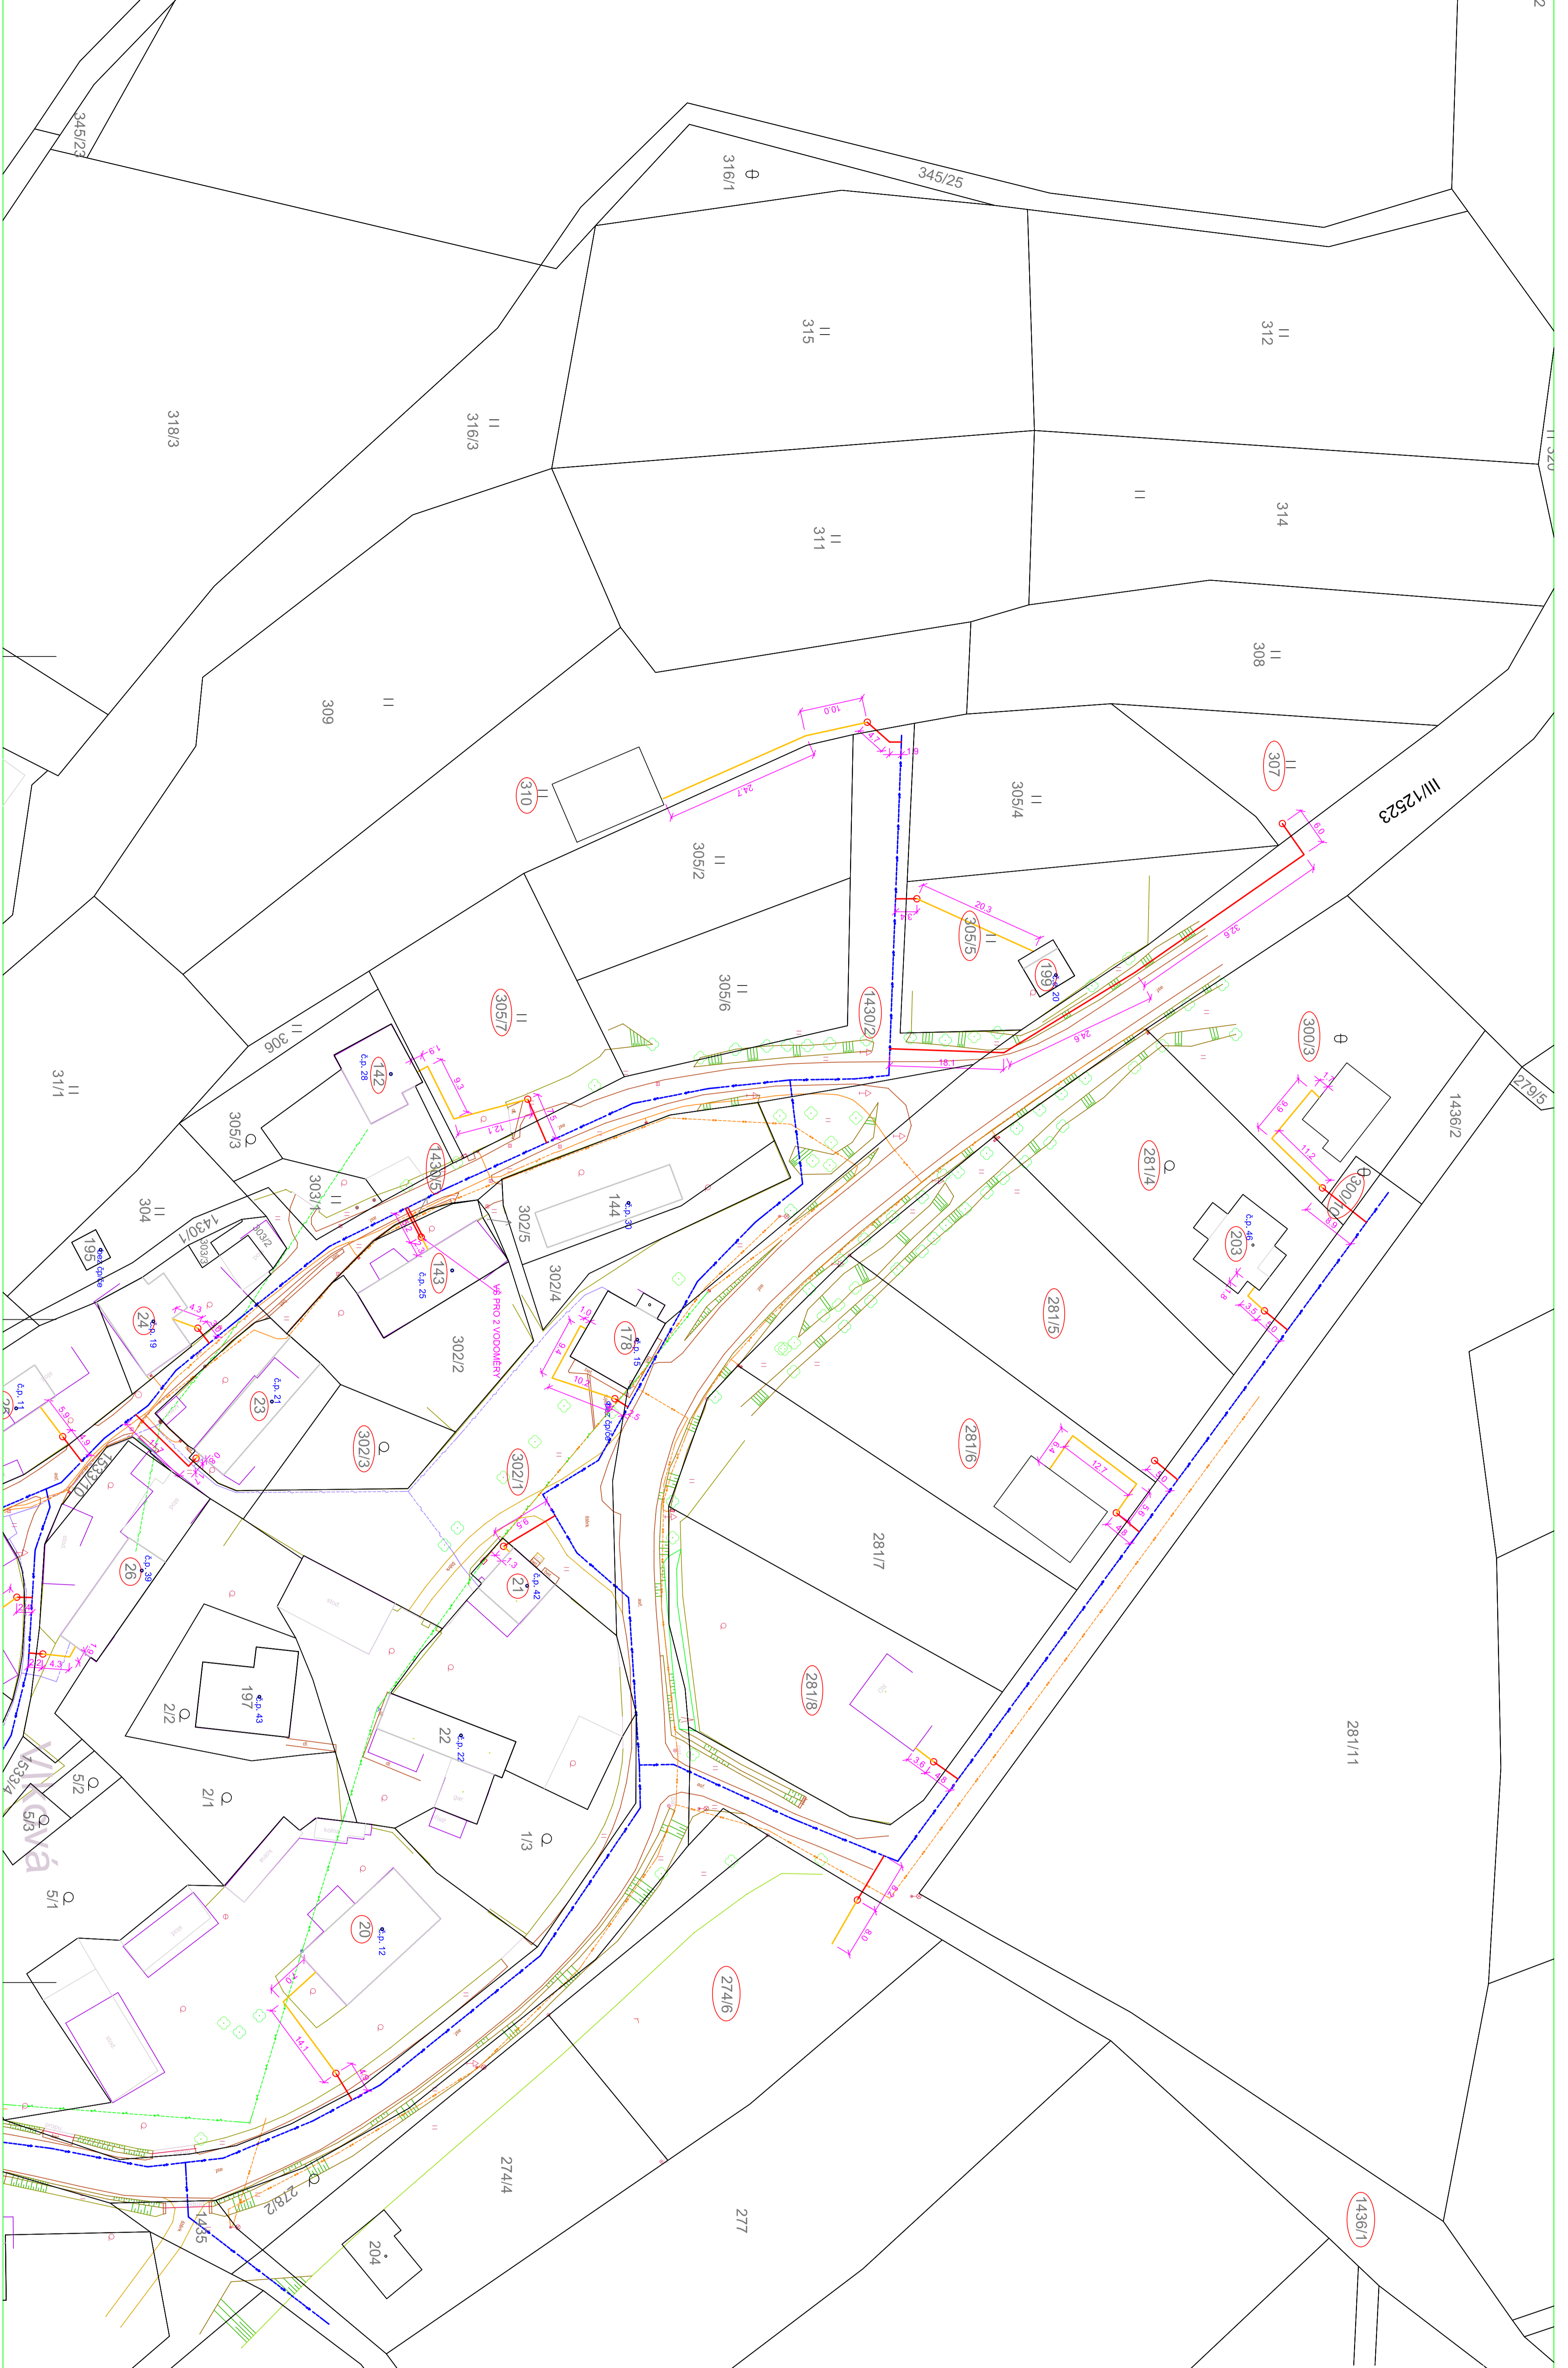

	Vodoinženýring a projektování s.r.o. Na Strosane 1078, 500 03 Hradec Králové IČ: 459 076 011, IČK: 459 541 542, Email: info@vso.cz	VYPRACOVANÉ ING. KUNZÁK R.
	DOKUMENTACE PRO OZNAČENÍ ZÁMĚRU ING. KUNZÁK R.	PŘEDPŘÍPRAVENÉ STÁNKOVÁ J.
INVESTOR OBEC ZBĚZUBY	ODBĚRÁVATEL MĚSTYS KÁČOV	VYPRACOVANÉ ING. KUNZÁK R.
KVAL. STŘEDNĚSKÝ	OBEC VLKOVÁ	VYPRACOVANÉ ING. KUNZÁK R.
KČE SV Káčov-ZbĚzuby-Podvěky-Káče nad Sázavou	OBRÁTKY 00002 STUPĚŇ 002	VYPRACOVANÉ ING. KUNZÁK R.
PŘÍLOHA Katastrální situace č.9 - 1 : 500 - VLKOVÁ	ARCH. Č. 0001:100	VYPRACOVANÉ ING. KUNZÁK R.
TĚMTO VYKRESLÁM JEHO PŘÍLOHY JSOU VYŠETŘENY A VLASTNĚNÍM, NEJSÚ BYTÍ BEZ VÁŠNĚHO PŘEDCHOZÍHO PŘESVĚDČENÍ SOUHLASÍ UPOVĚŘOVÁNÍ, ROZMĚROVÁNÍ A NEZPŘESNĚNÍ JINÝMI OSOBNÍMI NEBO FIRMAMI	Č. ZNAČ. 0001:100	VYPRACOVANÉ ING. KUNZÁK R.
A.9	MĚŘÍTKO 1:500	VYPRACOVANÉ ING. KUNZÁK R.